


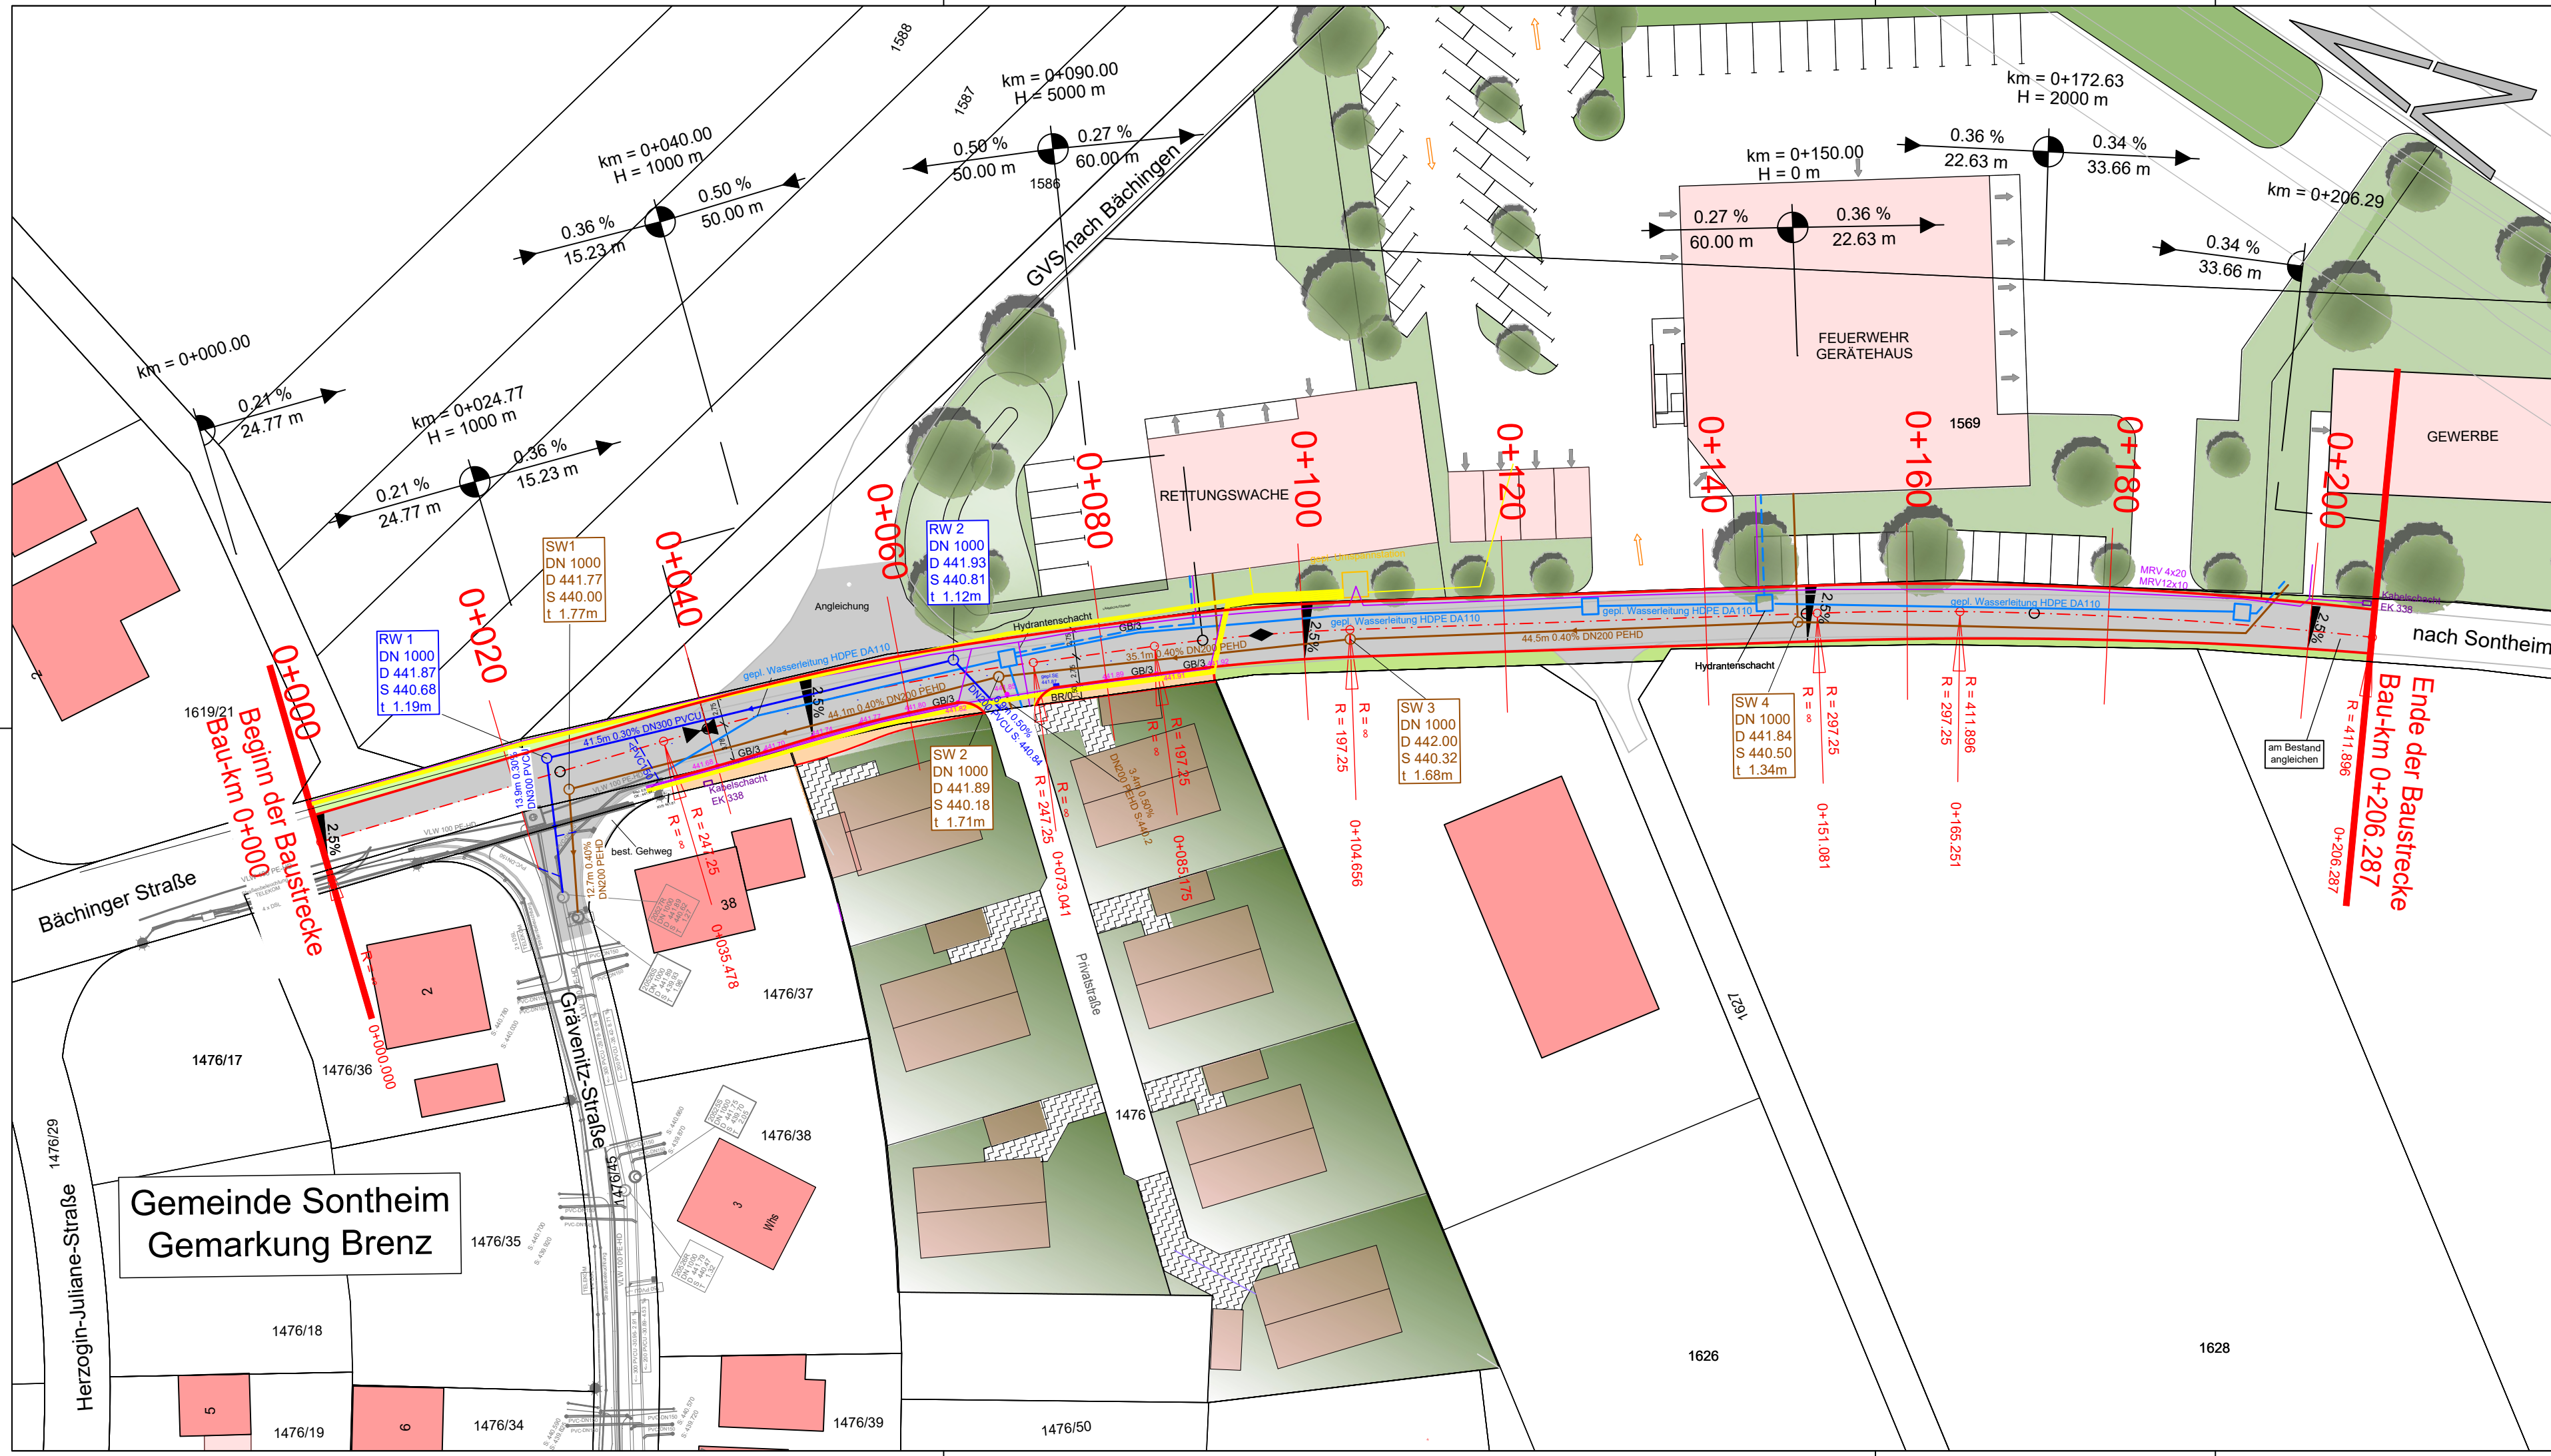

Legende Leitungsdarstellung			
Planung	Bestand	Planung	Bestand
DN 300 - PP	Schmutzwasser (SW)	DA 90 - PE-HD	Gas
DN 400 - PP	Mischwasser (MW)	DA 90 - PE-HD	Mitteldruck (MD)
DN 400 - PP	Regenwasser (RW)	DA 90 - PE-HD	Hausanschluss
DN 1000	Schachtbauwerk	DA 90 - PE-HD	Schieber
DA 31	Hausanschluss MW	DA 90 - PE-HD	Kabeltrasse
DN 150 - PP	Straßenablauf (SA)	DA 90 - PE-HD	Kabeltrasse Netze-ODR
DA 175 - PE-40	Wasser	DA 90 - PE-HD	Telekommunikationsleitungen
DA 175 - PE-40	Wasserleitung	DA 90 - PE-HD	Strassenbeleuchtungskabel
DA 175 - PE-40	Hausanschluss	DA 90 - PE-HD	Glasfaser /
DA 175 - PE-40	Schachtbauwerk	DA 90 - PE-HD	Mikrorohrverbund (MRV)
DA 175 - PE-40	Schieber	DA 90 - PE-HD	Latrine (La) / Leuchte
DA 175 - PE-40	Hydrant / Überflurhydrant	DA 90 - PE-HD	Freileitungen
DA 175 - PE-40		DA 90 - PE-HD	Holz- / Beton- / Gittermast

Anmerkung:
Angaben über Versorgungsleitung nur informativ,
vor Baubeginn Versorgungsträger hinzuziehen !

 GANSLOSER Ingenieure Planer Architekten	Ingenieurbüro Gansloser GmbH & Co. KG Robert-Bosch-Str. 1 89568 Hermaringen Fon 07322 / 9622-0 Fax 07322 / 9622-50 info@gansloser.de http://www.gansloser.de		Die Unterlage ist urheberrechtlich geschützt. Der Auftraggeber darf die Unterlage im Rahmen dieses Projektes nutzen. Anderweitige Nutzung, Verwertung, Vervielfältigung, speziell durch Dritte bedarf unserer Genehmigung.	
	Bearbeitung:	21.12.23	RY	
	Geprüft:	21.12.23	Goy	
	Freigegeben:	08.01.24		
	Projekt:	223.11153.00		
	Zeichnung:	ST_E_LP_0101		

Nr.	Art der Änderung		Datum	Zeichen

ENTWURFSPLANUNG

 Gemeinde Sontheim an der Brenz Brenzner Straße 25, 89567 Sontheim		Unterlage / Blatt-Nr.: 2
		Lageplan
PROJIS-Nr.:		Maßstab: 1:500
Erschließung Rettungswache und Feuerwehr Bächinger Straße in Brenz a. d. Brenz.		
anerkannt: (Sontheim/Brz.)		
Tobias Rief, Bürgermeister Sontheim den ...		